


 DORADZTWO, PROJEKTOWANIE WYKONAWSTWO Stec-Chopiak Elżbieta ul. Ks. Londzina 26 Zabrzeg	Inwestor: MZK w Bielsku-Białej ul. Długa 30 43-309 Bielsko-Biała	
	Zadanie: Projekt zagospodarowania terenu dla przyłącza wodociągowego i kan. san. do budynku socjalnego na nieruchomości nr 1217/46 w Bielsku-Białej przy ul. Sosnkowskiego	
Temat: Plan sytuacyjny	Rysunek nr 1	
Projektował: mgr inż. Elżbieta Stec-Chopiak upr. bud. SLK/2020/POOS/07	Skala: 1:500	Data: 06.2017

- proj. przył. wodociągowe
- proj. przył. kanalizacji sanitarnej
- istn. wodociąg
- istn. kanalizacja sanitarna
- proj. budynek socjalny
- istn. kabel telekomunikacyjny
- istn. kabel energetyczny

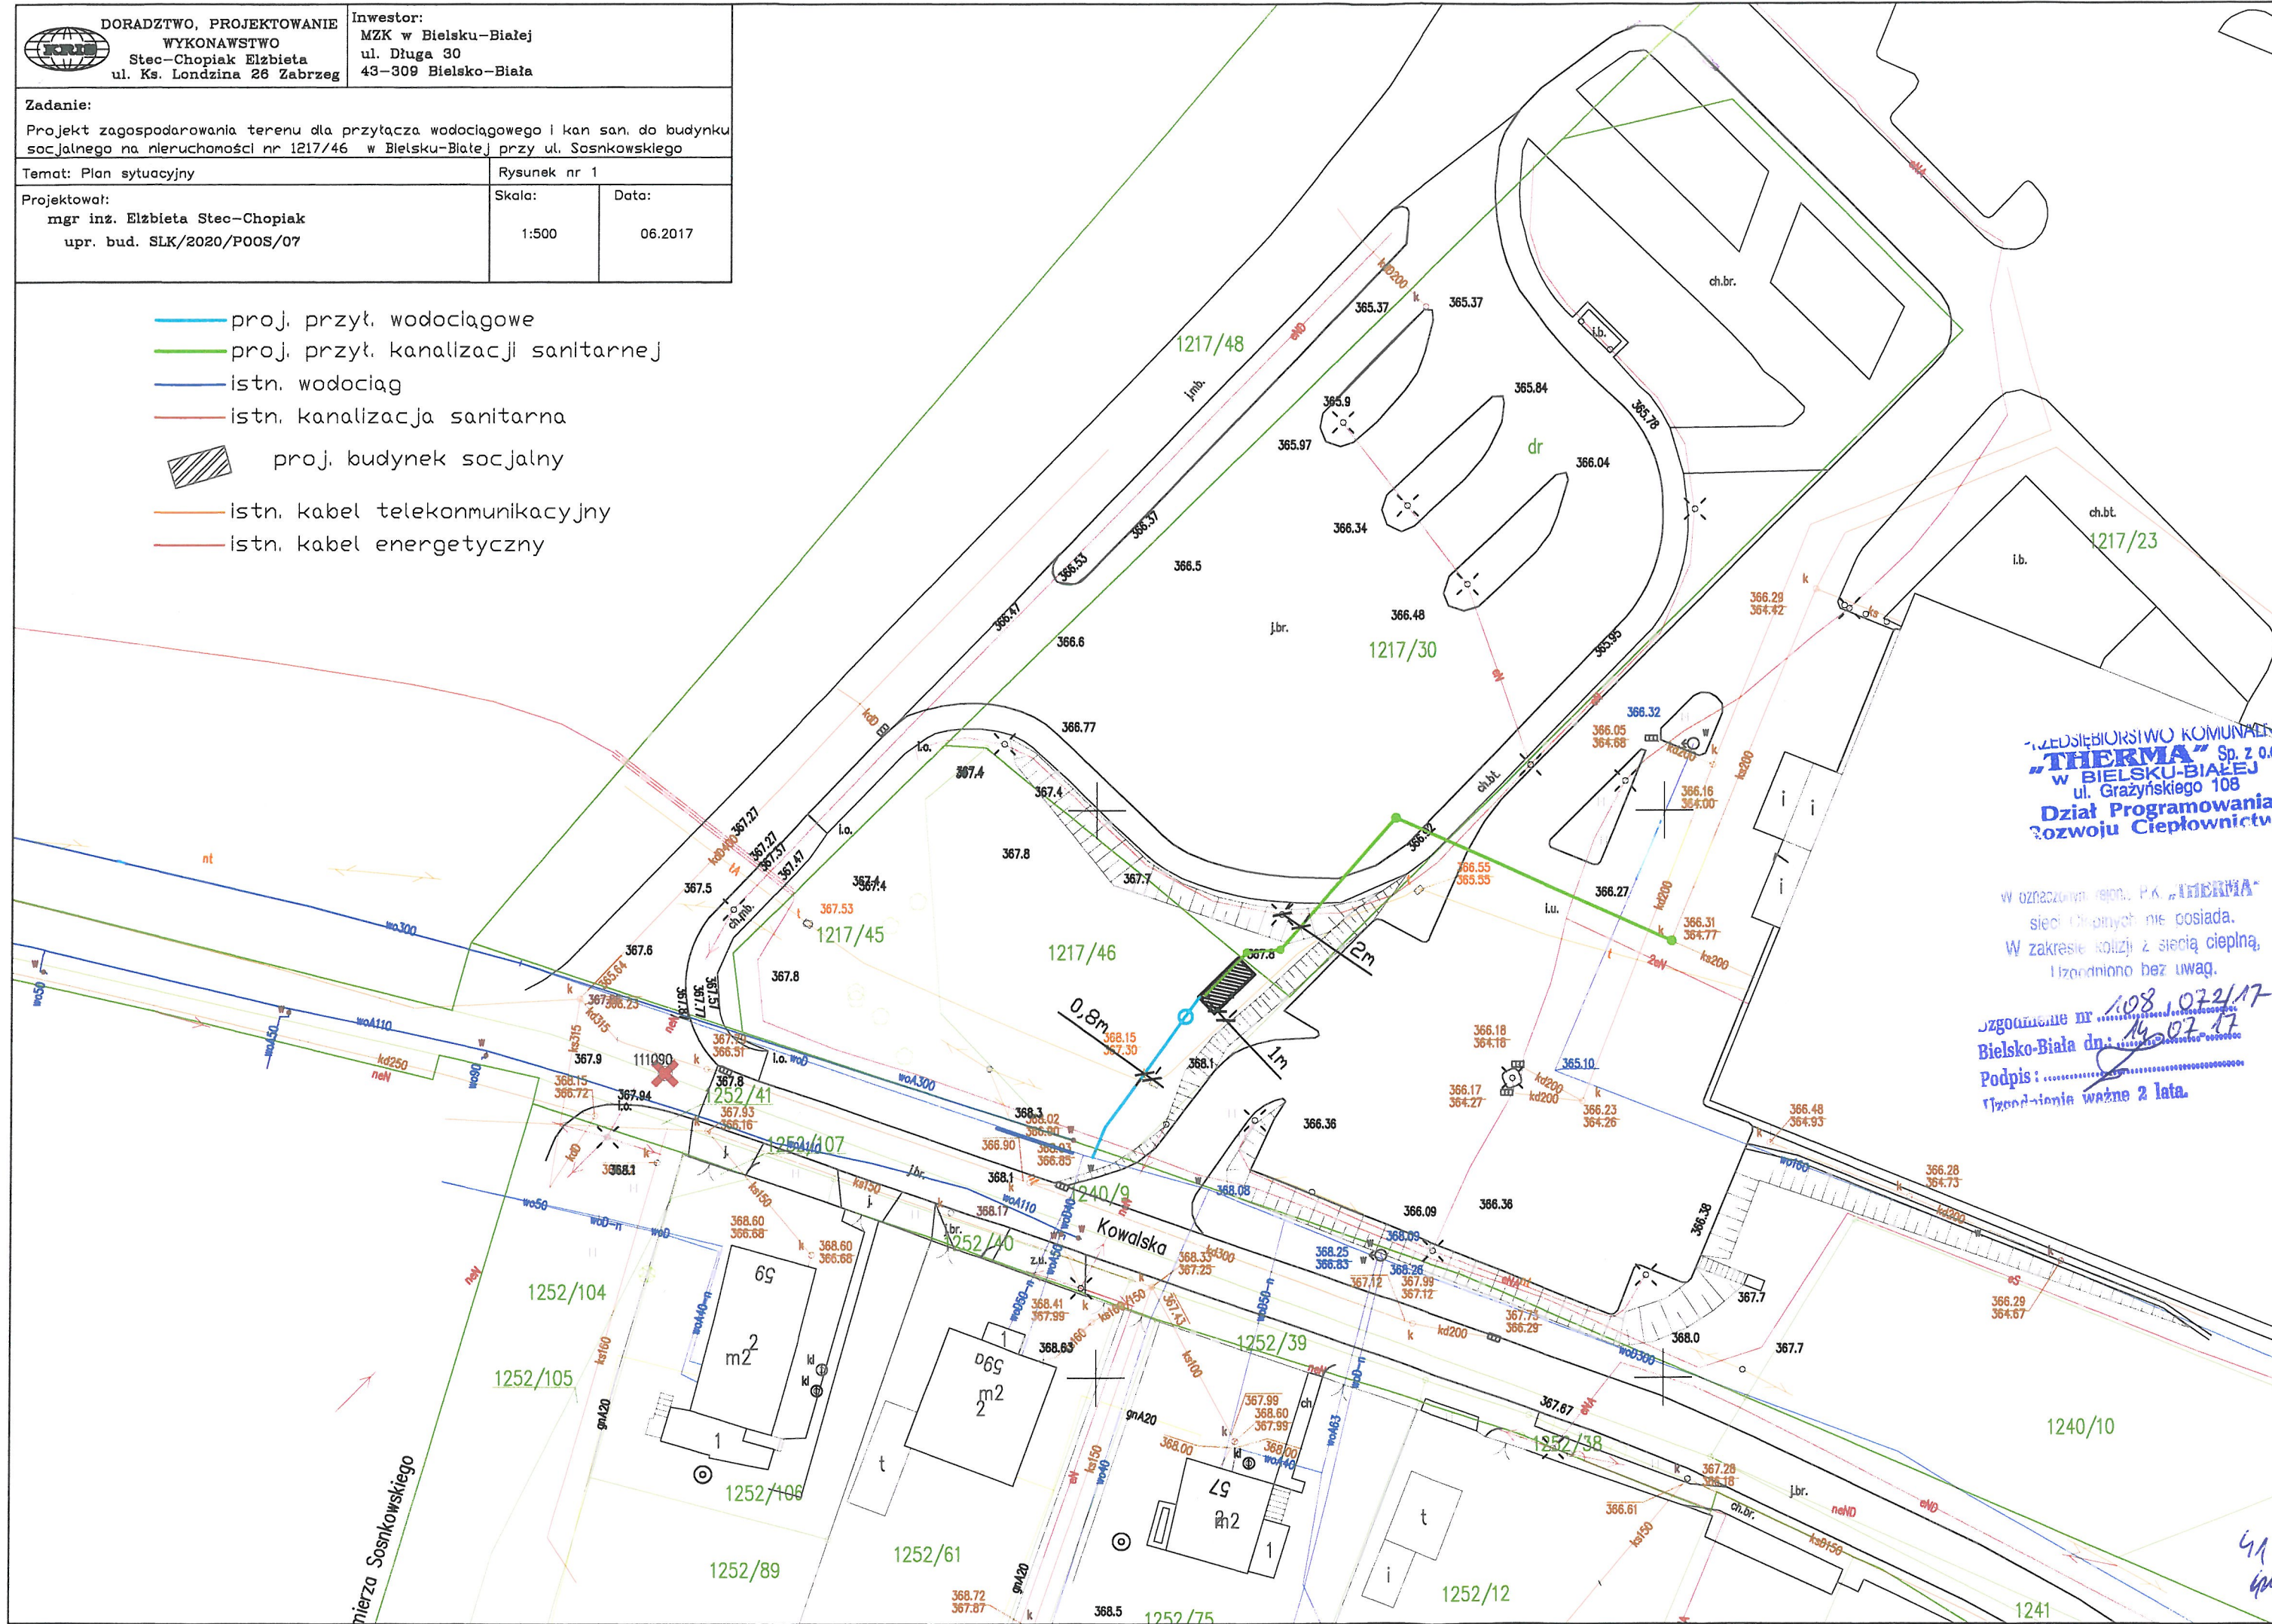

PRZEDSIĘBIORSTWO KOMUNALNE
„THERMA” Sp. z o.o.
 w BIELSKU-BIAŁEJ
 ul. Grażyńskiego 108
**Dział Programowania
 Rozwoju Ciepłownictwa**

W oznaczonym rejonie P.K. „THERMA”
 sieci ciepłowniczej nie posiada.
 W zakresie kolizji z siecią ciepłą,
 uzgodniono bez uwag.

Uzgodnienie nr 108/072/17
 Bielsko-Biała dn. 14.07.17
 Podpis:
 Uzgodnienia ważne 2 lata.

41
 604

Polska Spółka Gazownictwa sp. z o.o.
Oddział Zakład Gazowniczy w Zabrze
ul. Szczęść Boże 11, 41-800 Zabrze
tel. 32 398 50 00, faks 32 271 78 01

Gazownia w Bielsku-Białej
ul. Grażyńskiego 3, 43-300 Bielsko-Biała
tel. 33 8137600, fax. 33 8137622
g.bielsko-biala@zabrze.psgaz.pl

„KRIS” Elżbieta Stec-Chopiak
ul. Ks. Londzina 26
43-516 Zabrzeg

Bielsko-Biała, dn. 07.07.2017

Nasz znak: W102/4379 /160035512/2017

Dot.: uzgodnienia projektowanej kanalizacji sanitarnej , przyłącza wodociągowego oraz lokalizacji obiektu socjalnego na działce nr 1217/46 przy ul. Sosnkowskiego w Bielsku-Białej.

Szanowna Pani!

W odpowiedzi na Pani pismo zawiadamiamy, że projektowana kanalizacja sanitarna, przyłącze wodociągowe oraz lokalizacja obiektu socjalnego określona wyżej w zakresie opracowania nie koliduje z siecią stanowiącą własność Gazowni w Bielsku-Białej.

Uzgodnienie powyższe jest ważne na okres 2 lat od daty wystawienia niniejszego pisma.

Z poważaniem:

KIEROWNIK
Gazownia w Bielsku – Białej

Aleksander Smusz

Opracowała: Małgorzata Krzywoń

k/o:
adresat, B1-a/a



DORADZTWO, PROJEKTOWANIE
WYKONAWSTWO
Stec-Chopiak Elżbieta
ul. Ks. Londzina 26 Zabrzeg

Investor:
MZK w Bielsku-Białej
ul. Długa 30
43-309 Bielsko-Biała

Zadanie:

Projekt zagospodarowania terenu dla przyłącza wodociągowego i kan. san. do budynku socjalnego na nieruchomości nr 1217/46 w Bielsku-Białej przy ul. Sosnkowskiego

Temat: Plan sytuacyjny

Rysunek nr 1

Projektował:

mgr inż. Elżbieta Stec-Chopiak
upr. bud. SLK/2020/POOS/07


Skala:

1:500

Data:

06.2017

- proj. przył. wodociągowe
- proj. przył. kanalizacji sanitarnej
- istn. wodociąg
- istn. kanalizacja sanitarna
- proj. budynek socjalny
- istn. kabel telekomunikacyjny
- istn. kabel energetyczny

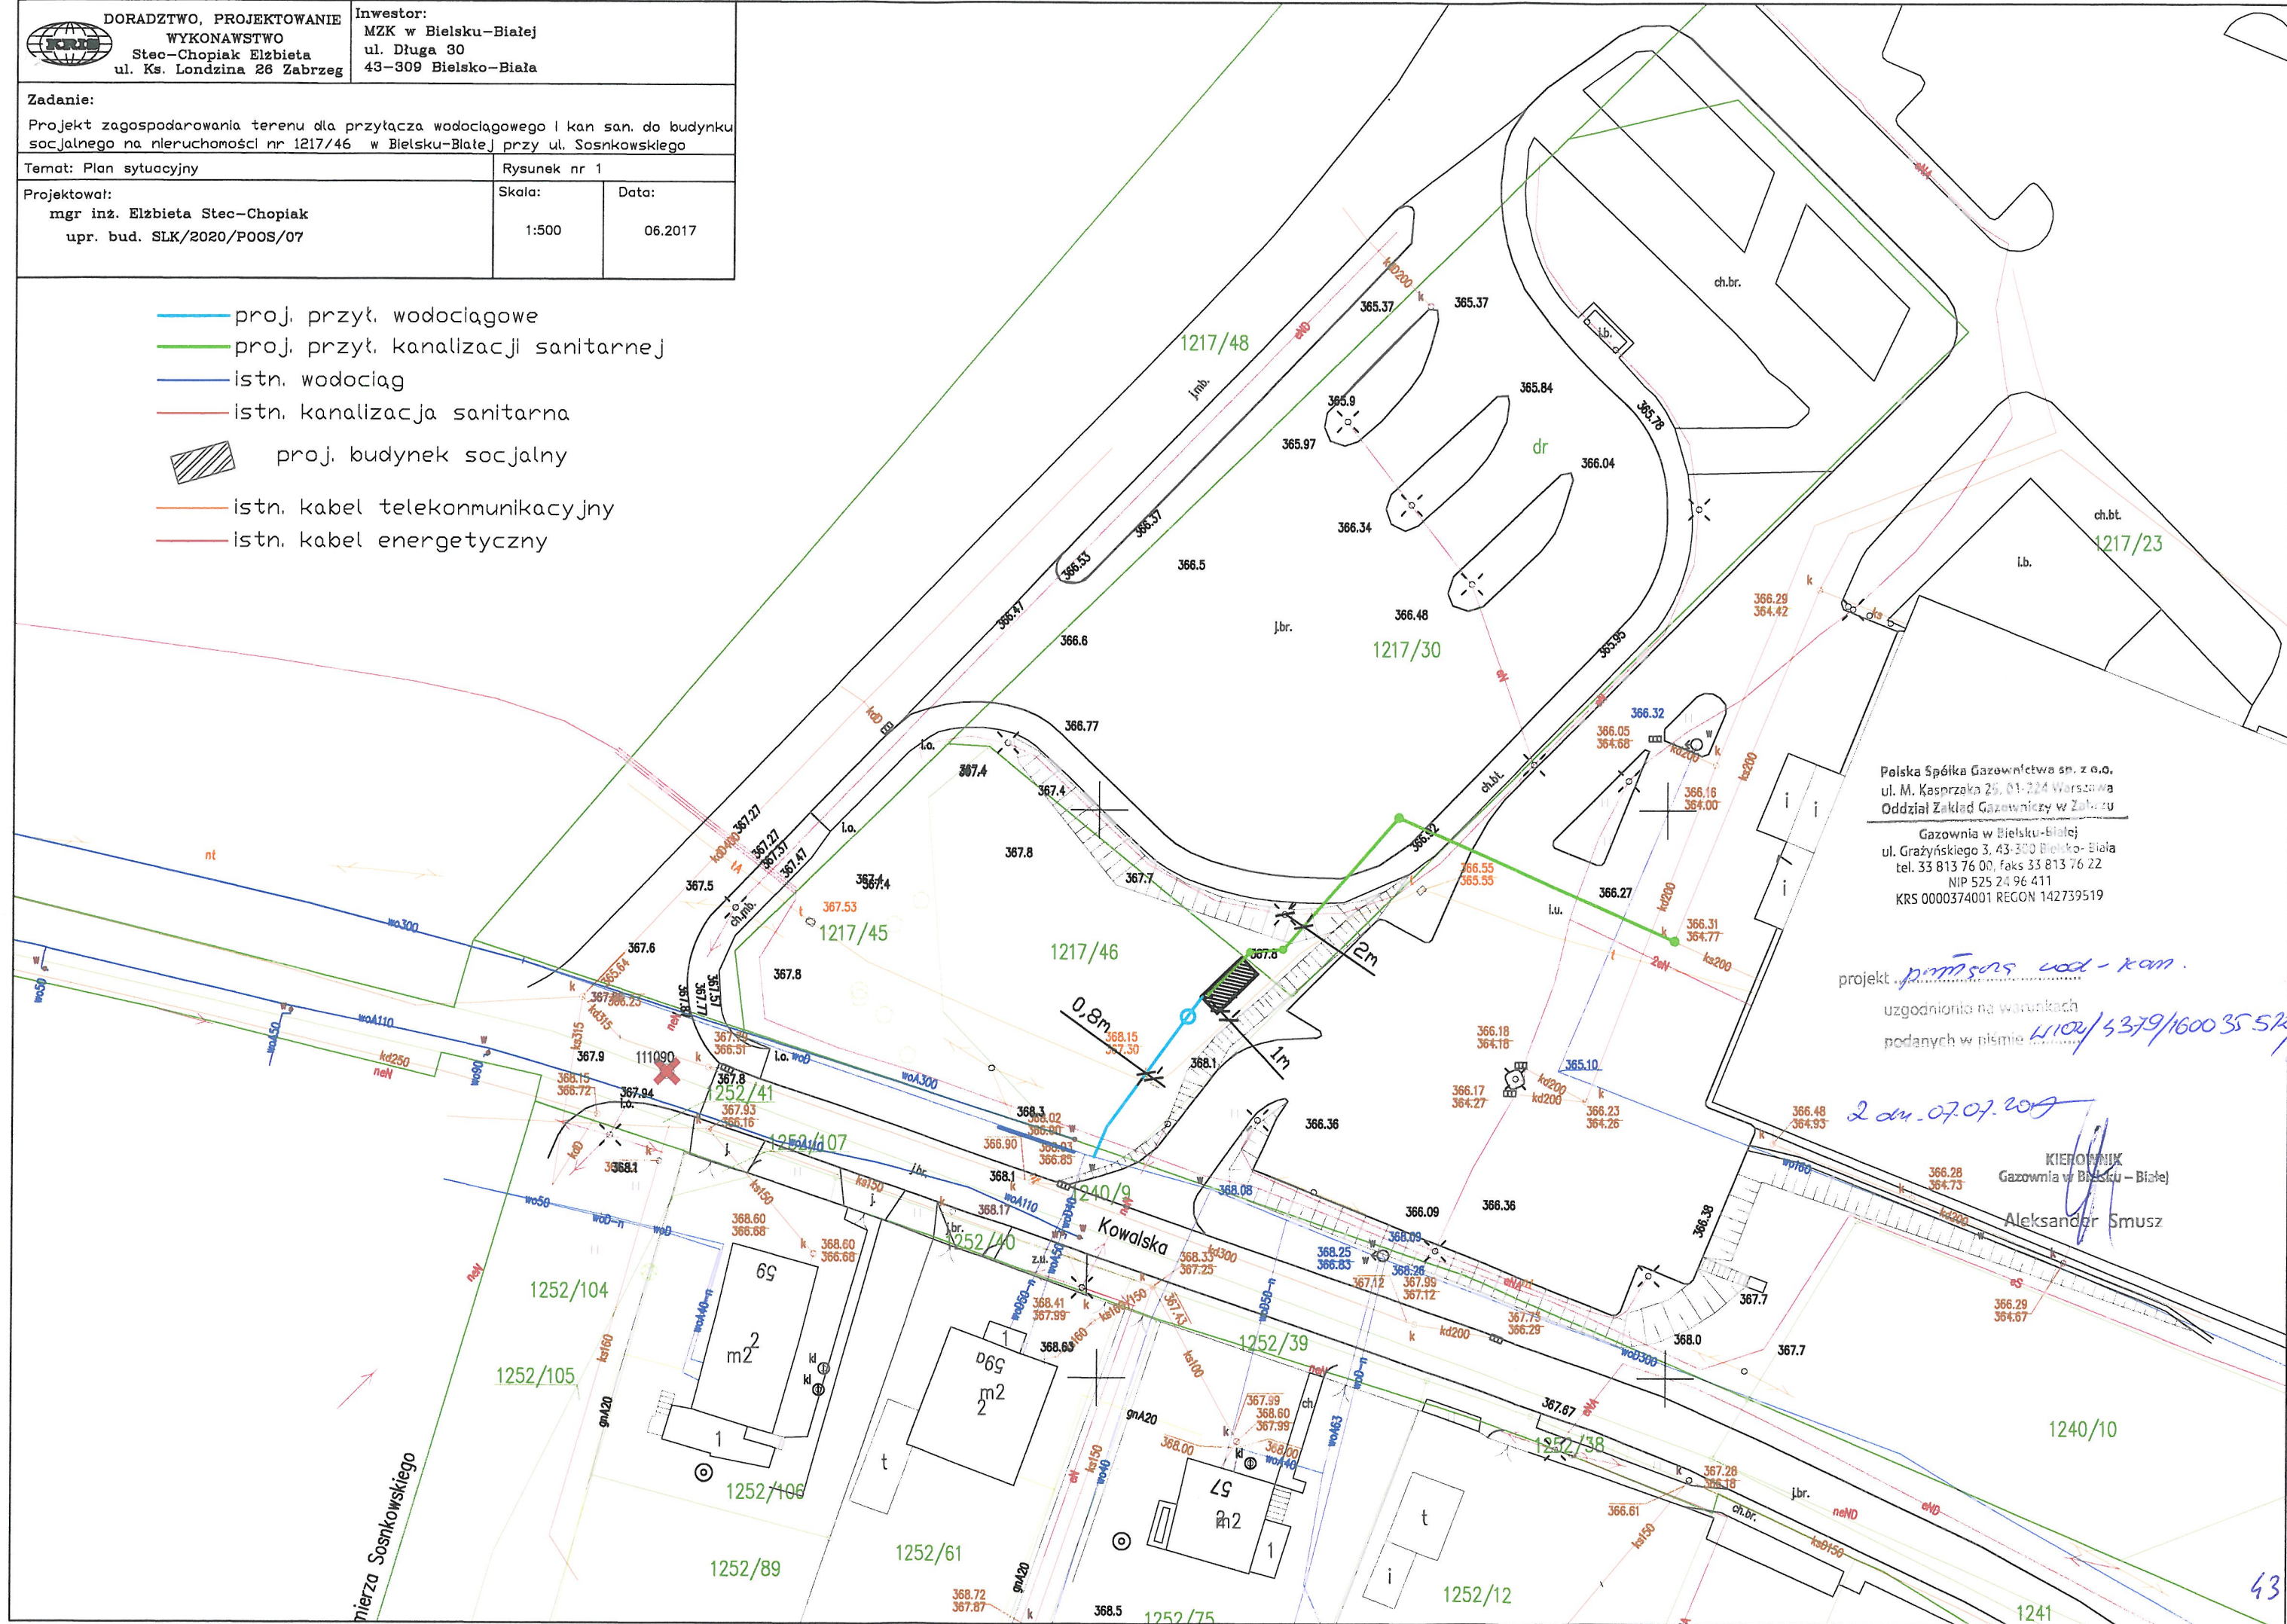

Polska Spółka Gazownictwa sp. z o.o.
ul. M. Kasprzaka 25, 01-224 Warszawa
Oddział Zakład Gazowniczy w Zabrze
Gazownia w Bielsku-Białej
ul. Grażyńskiego 3, 43-300 Bielsko-Biała
tel. 33 813 76 00, faks 33 813 76 22
NIP 525 24 96 411
KRS 0000374001 REGON 142739519

projekt *przebiegów wod.-kan.*

uzgodniono na warunkach
podanych w piśmie *LI.002/5379/160035574/17*

2 dn. 07.07.2017

KIEROWNIK
Gazownia w Bielsku-Białej
Aleksander Smusz

Bielsko-Biała, dnia 7 lipca 2017 r.

„KRIS”
Elżbieta Stec-Chopiak
ul. Ks. Londzina 26
43-516 Zabrzeg

Dotyczy: uzgodnienia lokalizacji obiektu socjalnego, trasy przyłącza wodociągowego i kanalizacji sanitarnej

Przedłożony pismem z dnia 03.07.2017r. projekt zagospodarowania terenu w zakresie lokalizacji obiektu socjalnego oraz przyłącza wodociągowego i kanalizacji sanitarnej do budynku przy ul. Sosnkowskiego dz. nr 1217/46 w Bielsku-Białej uzgadniamy bez uwag. W rejonie projektowanych robót nie posiadamy sieci telekomunikacyjnej. Przedłożone do uzgodnienia po 1 egz. projektu zatrzymujemy w aktach sprawy.

NACZELNIK WYDZIAŁU

mgr Miłosz Jastrzęb

Załączniki:

- 1kpl. projekt

Otrzymują:

- adresat
- a/a



Netia SA
02-822 Warszawa, ul. Poleczki 13

Katowice, 2017-07-07

Adres do korespondencji:
Netia SA
Dział Utrzymania Usług
Okręg Południe
40-265 Katowice, ul. Murckowska 18
tel. +48 22 352 6465
fax +48 22 352 6704

„KRIS” Doradztwo,
Projektowanie, Wykonawstwo
Elżbieta Stec-Chopiak
Ul. Ks. Londzina 26
43-516 Zabrzeg

Nasz znak: E/S/17/1428/PT
Wasz znak:

Uzgodnienie branżowe

Dotyczy: uzgodnienie lokalizacji obiektu socjalnego, trasy przyłącza kanalizacji sanitarnej i przyłącza wodociągowego Bielsko-Biała ul. Sosnkowskiego.

W odpowiedzi na pismo z dnia 03.07.2017 firma TEL-GIS Services s.c. w imieniu Działu Utrzymania Usług Netia SA., zwraca po uzgodnieniu plan sytuacyjny dotyczący: uzgodnienia wskazanego terenu.
Plany uzgadnia się bez uwag w zakresie zaznaczonym na załączonych mapach.
Informujemy, że na przedmiotowym terenie Firma Netia S.A. nie posiada sieci.
Uzgodnienie ważne jest jeden rok.

Załącznik:

1. uzgodniony plan sytuacyjny.

z pełnomocnictwem
Przedstawiciel Netia S.A.
Anna Taraska
ANNA TARASKA
TEL-GIS
SERVICES S.C.

 DORADZTWO, PROJEKTOWANIE WYKONAWSTWO Stec-Chopiak Elżbieta ul. Ks. Londzina 26 Zabrzeg	Inwestor: MZK w Bielsku-Białej ul. Długa 30 43-309 Bielsko-Biała	
	Zadanie: Projekt zagospodarowania terenu dla przyłącza wodociągowego i kan. san. do budynku socjalnego na nieruchomości nr 1217/46 w Bielsku-Białej przy ul. Sosnkowskiego	
Temat: Plan sytuacyjny	Rysunek nr 1	
Projektował: mgr inż. Elżbieta Stec-Chopiak upr. bud. SLK/2020/POOS/07	Skala: 1:500	Data: 06.2017

- proj. przył. wodociągowe
- proj. przył. kanalizacji sanitarnej
- istn. wodociąg
- istn. kanalizacja sanitarna
-  proj. budynek socjalny
- istn. kabel telekomunikacyjny
- istn. kabel energetyczny

